


CAIXA DE INSPEÇÃO (CES)

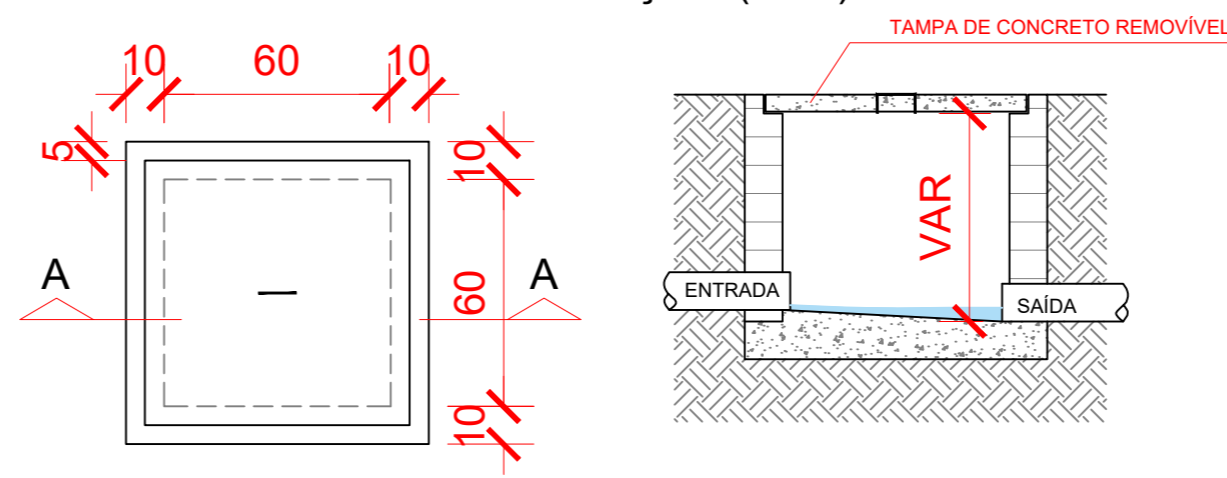

PLANTA BAIXA
ESCALA 1:20


CORTE AA
ESCALA 1:20

ENTRADA

Lista de Materiais	
Caixas de Passagem	
Caixa de inspeção de esgoto sifonada CES- 60x60 cm	1 pç
PVC Esgoto	
Cap 100 mm	1 pç
Curva 90 curta 40 mm	2 pç
Joelho 45 100 mm	1 pç
Joelho 90 100 mm	2 pç
Joelho 90 c/anel p/ esgoto secundário 40 mm - 1.1/2"	2 pç
Junção simples 100 mm - 50 mm	1 pç
Junção simples 100 mm - 100 mm	1 pç
Tubo rígido c/ ponta lisa 100 mm - 4"	9.85 m
40 mm	6.66 m
50 mm - 2"	0.52 m
PVC Acessórios	
Grelha redonda p/ cx sifo e ralo seco 100 mm	1 pç
Ralo corpo sifonado cilíndrico 100x40mm	1 pç

Legenda	
	Caixas Inspeção Esgoto
	Cap
	Joelho 45
	Junção simples
	Lavatório Residencial com sifão
	Ralos pluviais
	Vaso Sanitário c/ J90°

LIGAR NA REDE EXISTENTE

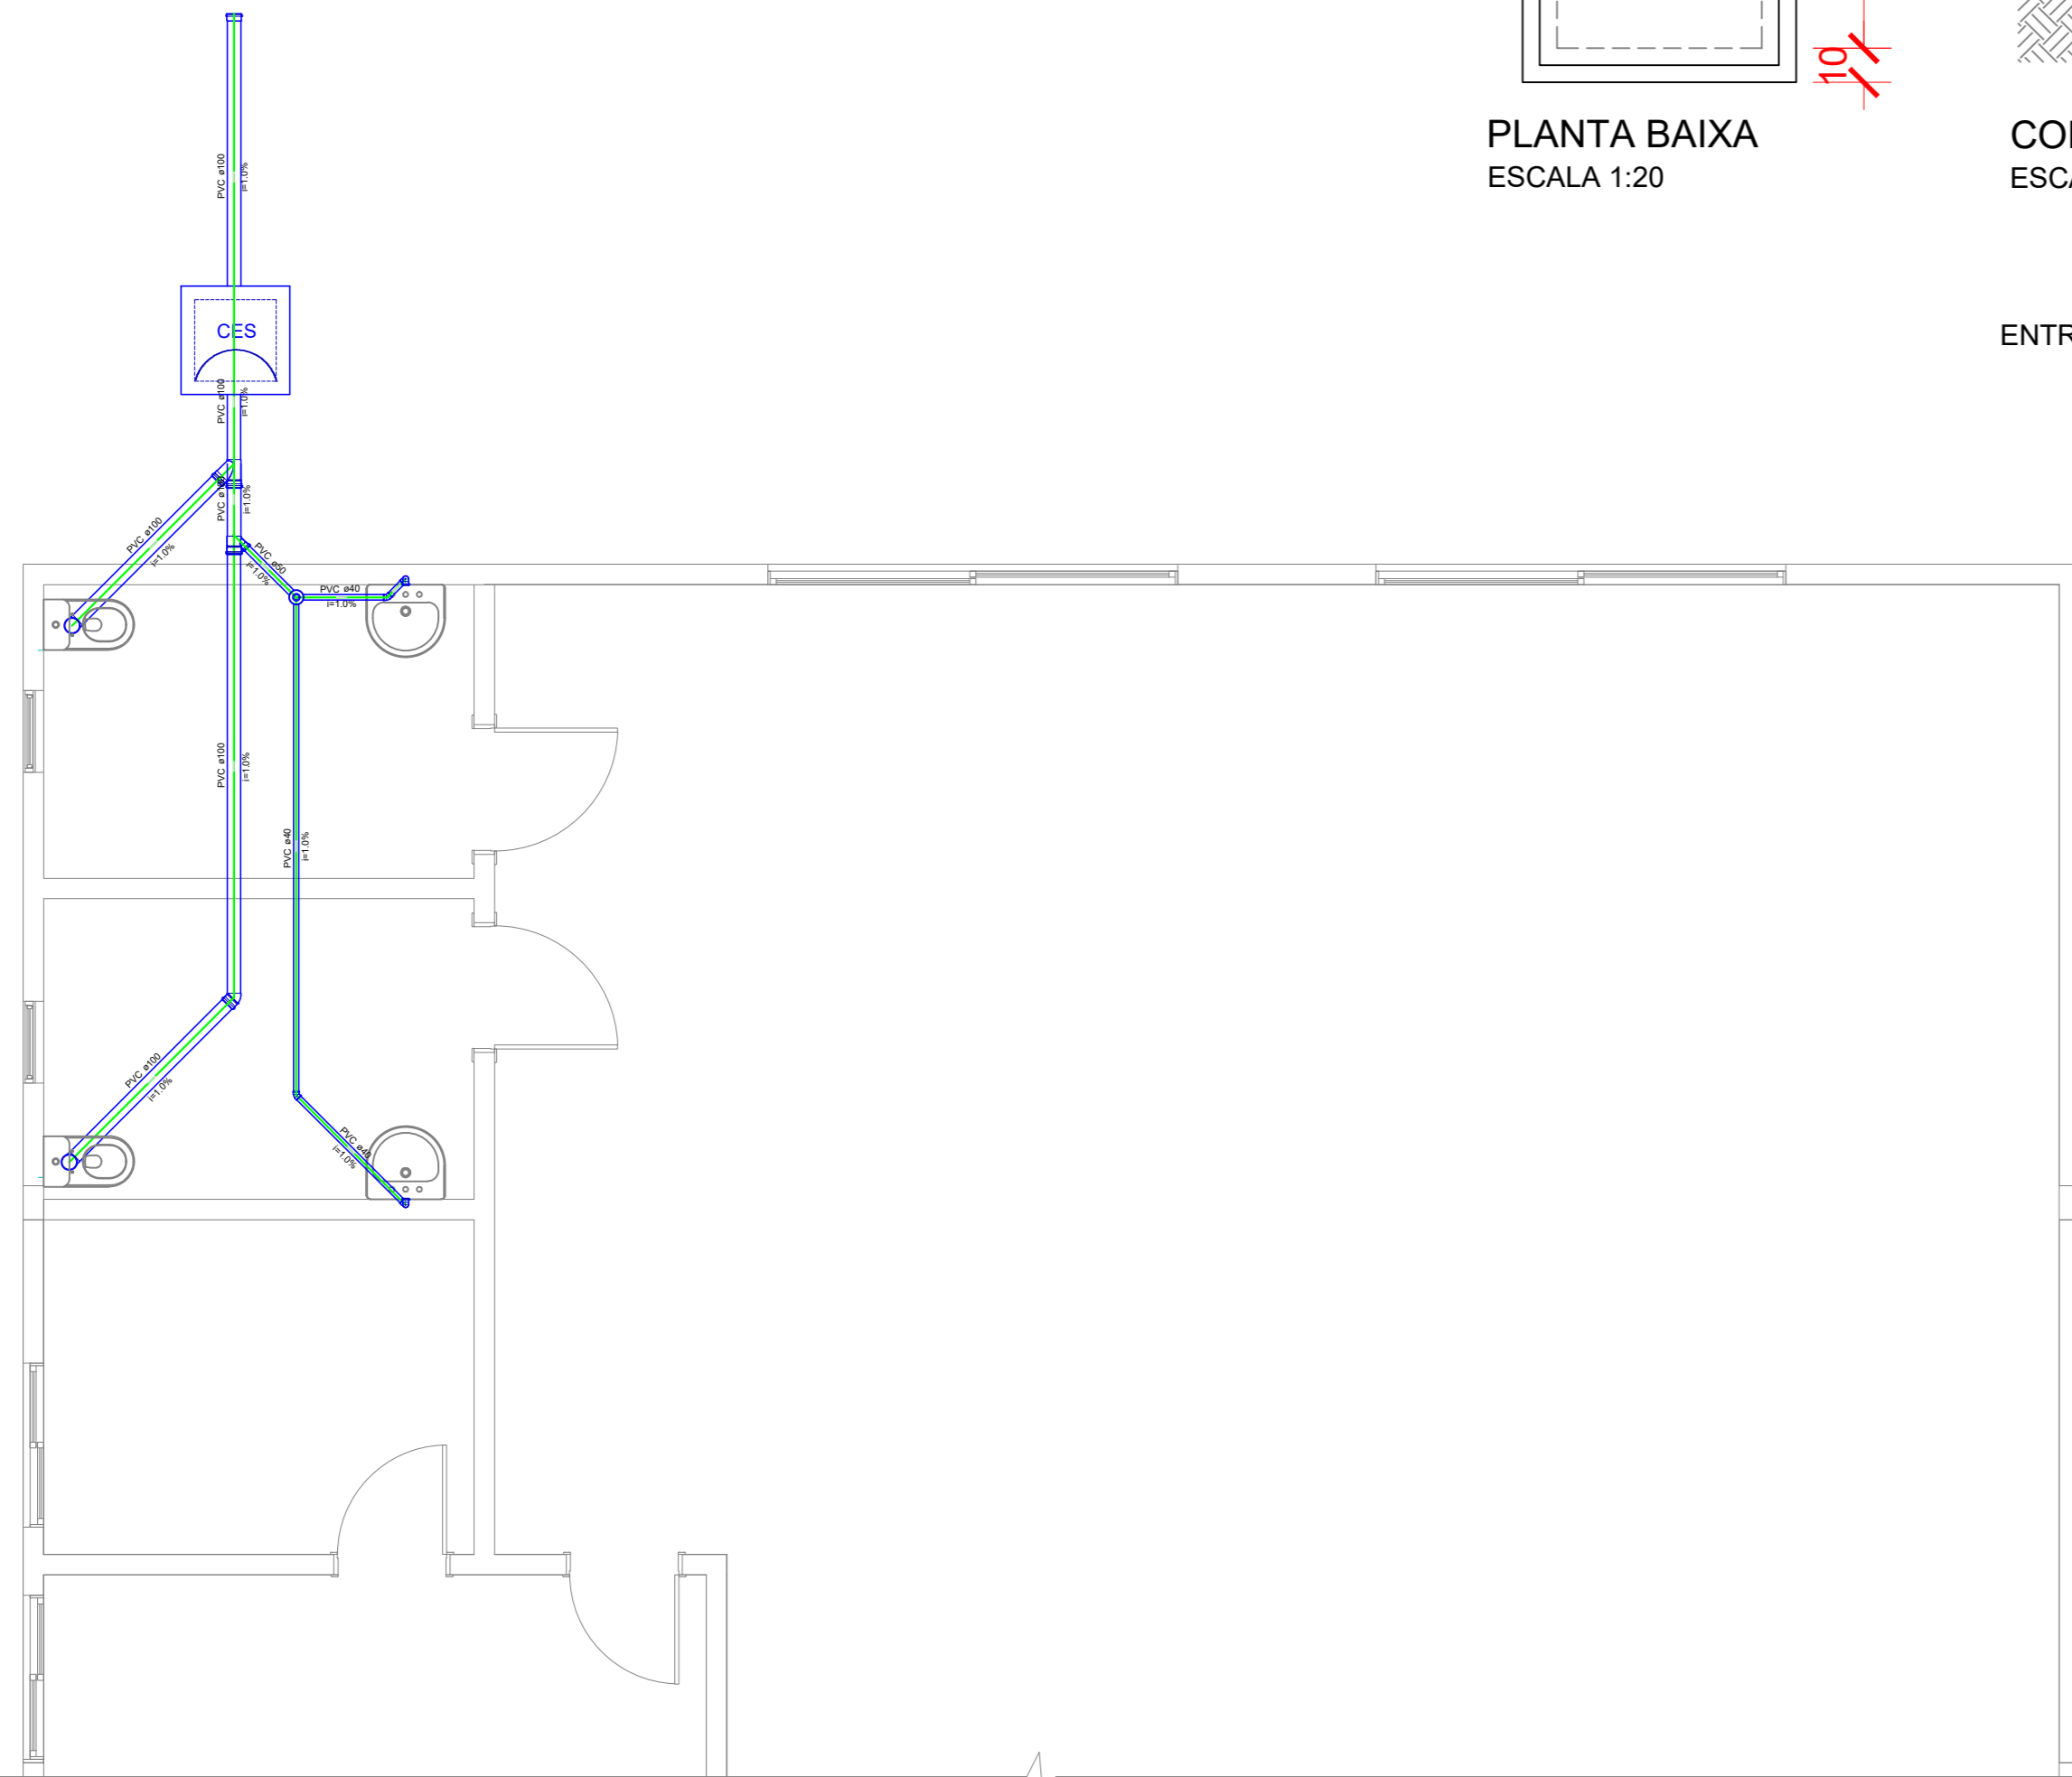

PLANTA BAIXA
ESCALA 1:50

CONFERÊNCIA E APROVAÇÃO

Alvará n° 01-A/2021

Aprovação

Responsável técnico pela análise

Prefeito Municipal

Fabiano Maia Maciel
Engenheiro Civil
CREA SC: 171.501-6
Contrato: 050/2022

AMURES



ASSOCIAÇÃO DE MUNICÍPIOS DA REGIÃO SERRANA

PREFEITURA MUNICIPAL DE RIO RUFINO - SC

12/16

ASSESSORIA TÉCNICA

OBRA :

PROJETO:

Indiamara de Oliveira Ribeiro
Eng. Civil - CREA N° 13.4548-3

Projeto de Reforma e Ampliação do Centro de Convivência

Projeto Sanitário

Planta Baixa
Legendas

PREFEITO:

Erlon Tancredo Costa

Localização: Rua José Oselame

DESENHO :

Mariane de Moraes Mota

Escala:

Como Indicado

DATA :

DEZ/2021